


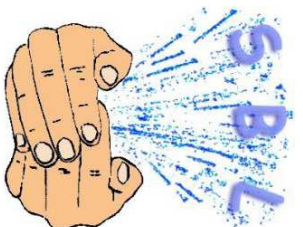

SYNDICAT INTERCOMMUNAL
D'ADDUCTION D'EAU
DES COMMUNES DU BAS
LANGUEDOC



Renouvellement du réseau AEP
rue des Arènes
Commune de Saint-Georges d'Orques

PHASE PROJET

PLAN DE MASSE + PROFIL

NOM DU FICHER
Plan et géométrie de la
ECHELLE
1:200





SIGEC
Agence de Montpellier
Mairie de Saint-Georges d'Orques
36740 VANDRARGUES
Téléphone : 04 67 84 05 20
E-mail: cabinet.merlin@cabinet.merlin.fr

IMPLANTATION REGIONALE
Agence de Montpellier
Mairie de Saint-Georges d'Orques
36740 VANDRARGUES
Téléphone : 04 67 84 05 20
E-mail: cabinet.merlin@cabinet.merlin.fr

GROUPE MERLIN / Réf doc : N° 01 23 0277 -131-PRO-PG-1- Planche 10-A

N°d	Etabli par :	Vérifié par :	Approuvé par :	Date :	Copie de la révision
A	KTE	ROGERBERNO		24/08/2026	François

Rue des arènes

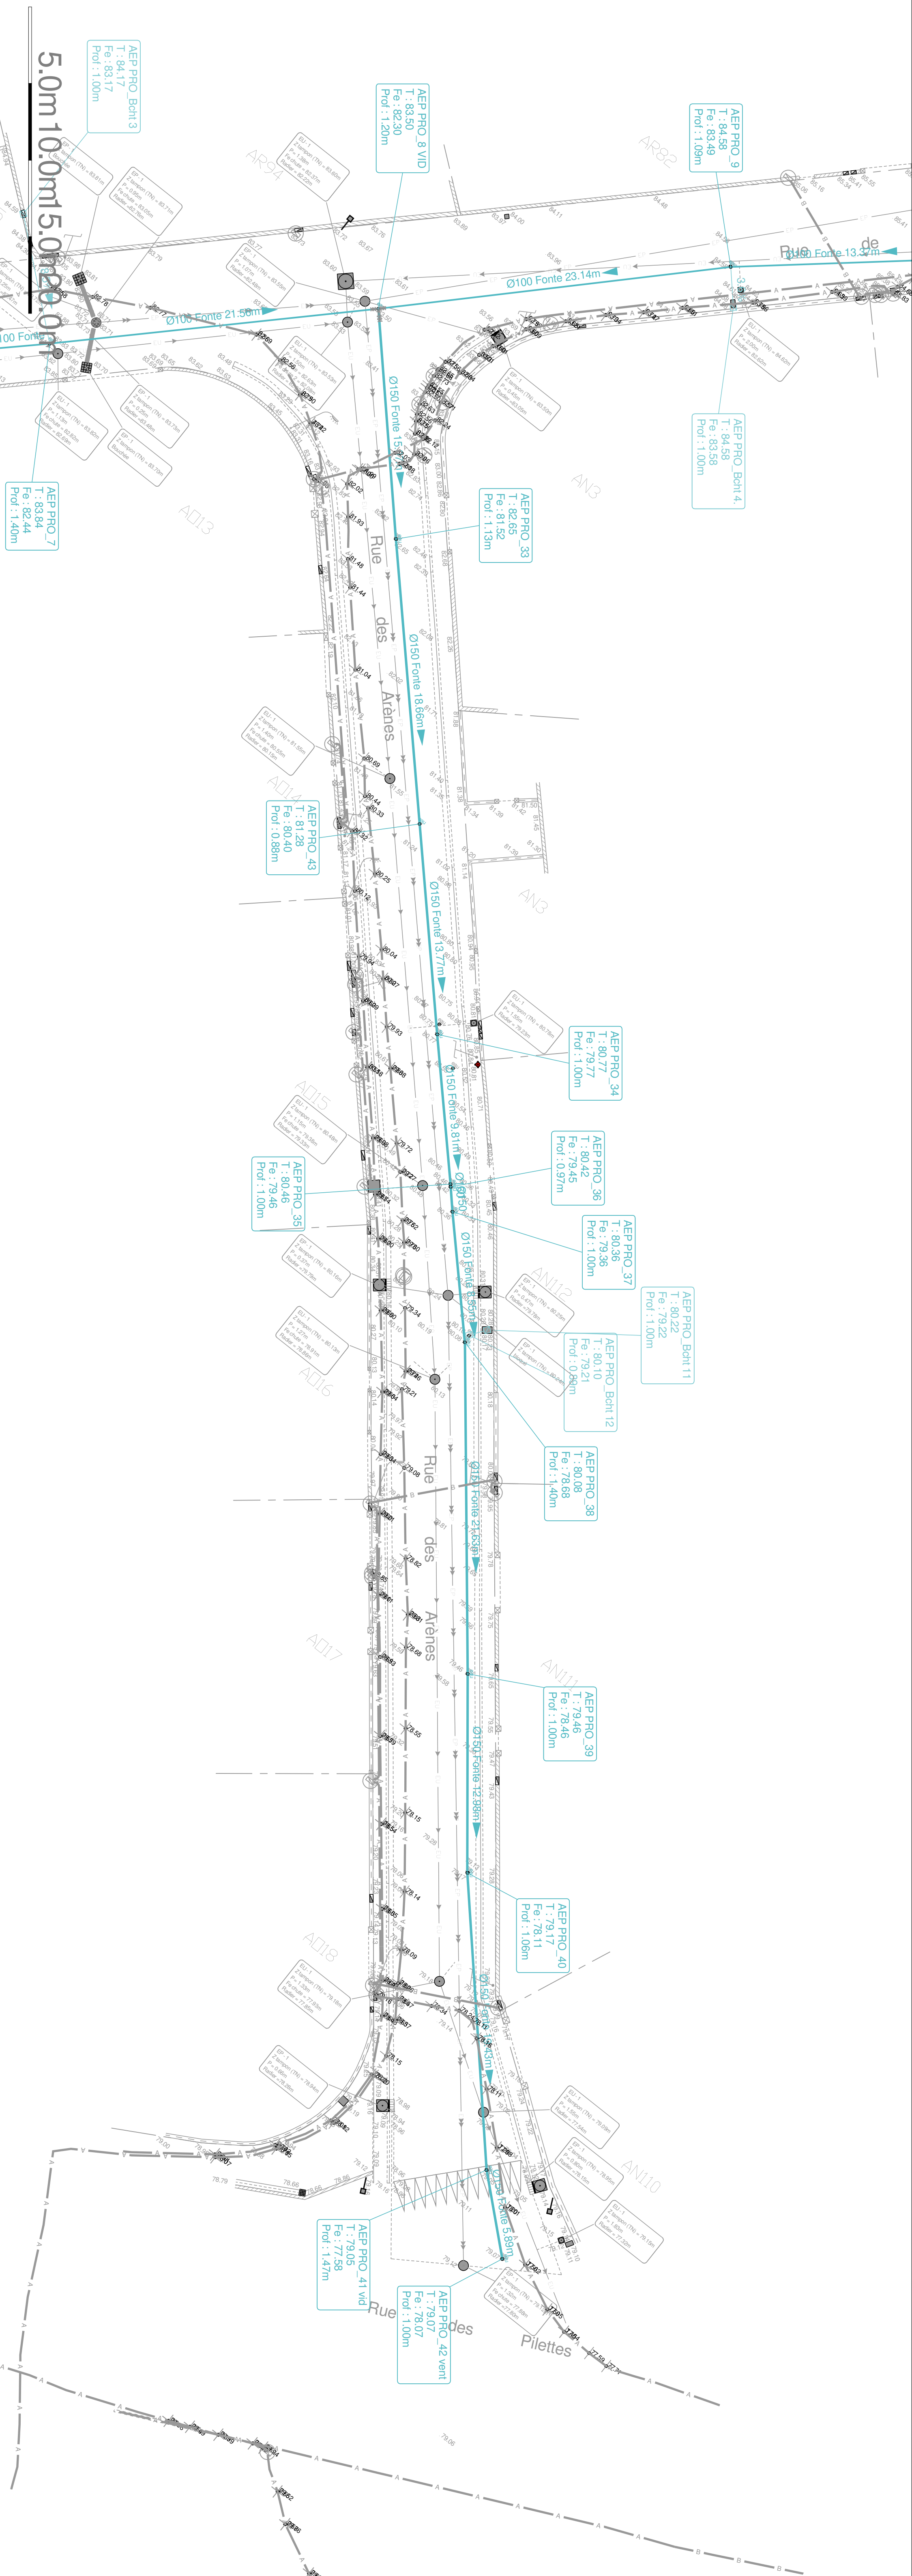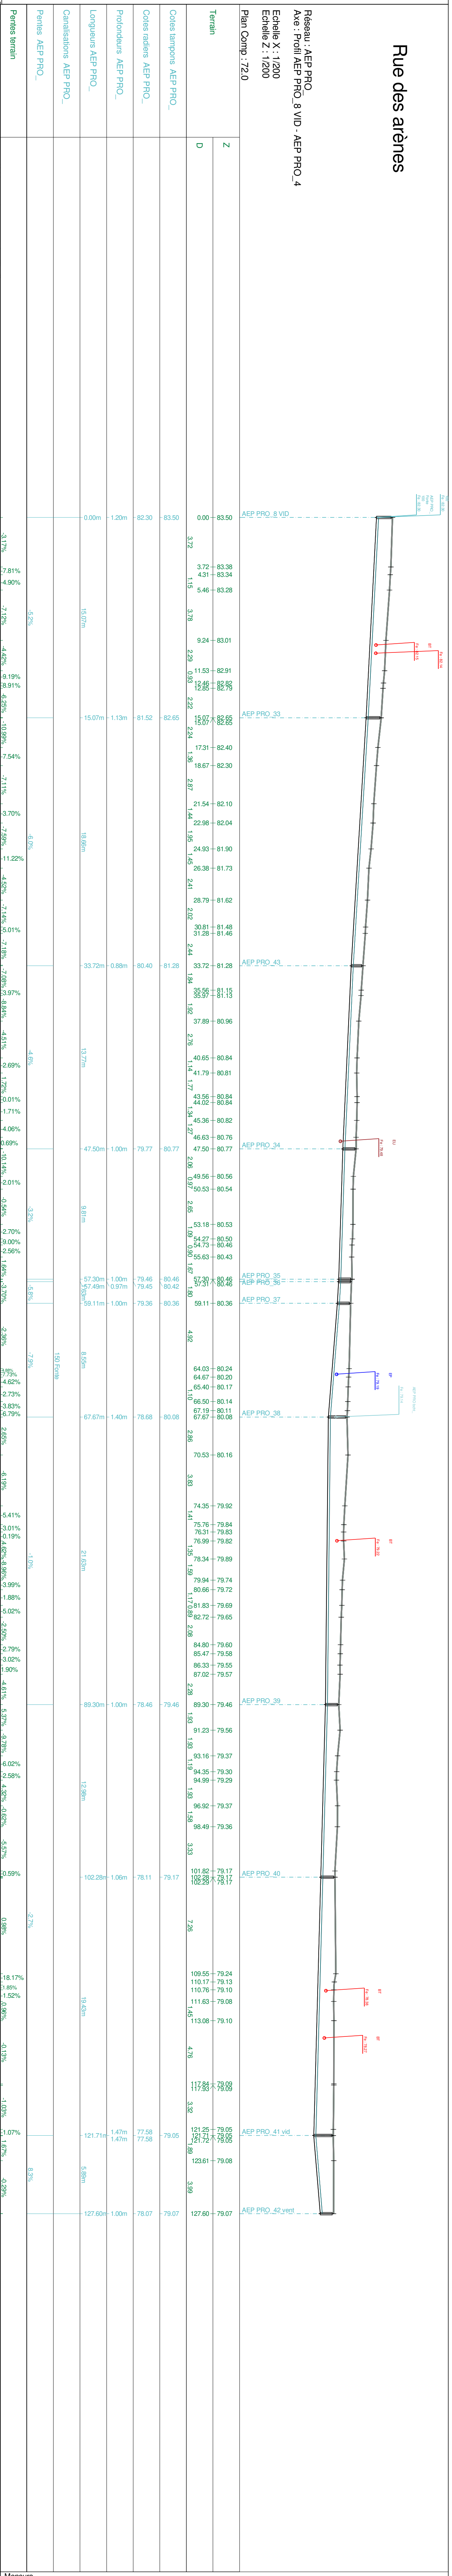

Mensura